














Коммерческое предложение № 804 от 22.09.25

Предлагаем Вам рассмотреть расчет установки системы видеонаблюдения на этажах дома
 Сабанеева, 16:

№	Товары (работы, услуги)	Фото	Кол-во	Ед. изм.	Цена, руб.	Скидка	Сумма скидки, руб.	Сумма, руб.
1	Шкаф ST-NC6U01 (серый) с полкой (версия2)		1	шт.	10 500.00	0 %	0	10 500.00
2	IP видеорегистратор на 64 канала iFLOW F-NR-264/4		1	шт.	104 990.00	0 %	0	104 990.00
3	Жесткий диск 8Tb Western Digital WD85PURZ		2	шт.	19 900.00	0 %	0	39 800.00
4	Универсальный шкаф с монтажной панелью Мастер 3		3	шт.	3 700.00	0 %	0	11 100.00
5	PoE коммутатор на 16 портов PB-S165POE PRO		4	шт.	17 000.00	0 %	0	68 000.00
6	IP камера iFLOW F-IC-1421M (2.8mm)		44	шт.	4 790.00	0 %	0	210 760.00
7	Кабель витая пара UTP outdoor 4x2x0,5 Standart 305 (SkyNet) (1693219)		1525	м.	38.00	0 %	0	57 950.00
8	Установка и настройка камеры ВН		44	шт.	3 500.00	0 %	0	154 000.00
9	Установка IP коммутатора		4	шт.	1 000.00	0 %	0	4 000.00
10	Установка и настройка видеорегистратора		1	шт.	1 000.00	0 %	0	1 000.00
11	Пусконаладочные работы (ПНР)		1	шт.	15 000.00	0 %	0	15 000.00
12	Монтаж кабеля (Витая пара)		1525	м.	50.00	0 %	0	76 250.00
13	Расходный материал		1	шт.	22 000.00	0 %	0	22 000.00

Итого: 775 350.00 Р

Сумма скидки: 0.00 Р

Итого к оплате: 775 350.00 Р

Всего наименований 13, на сумму **775 350.00 Р** рублей 00 копеек.


С уважением, компания VLADREC.

Технический директор


 М.П.

Маликов М.С.



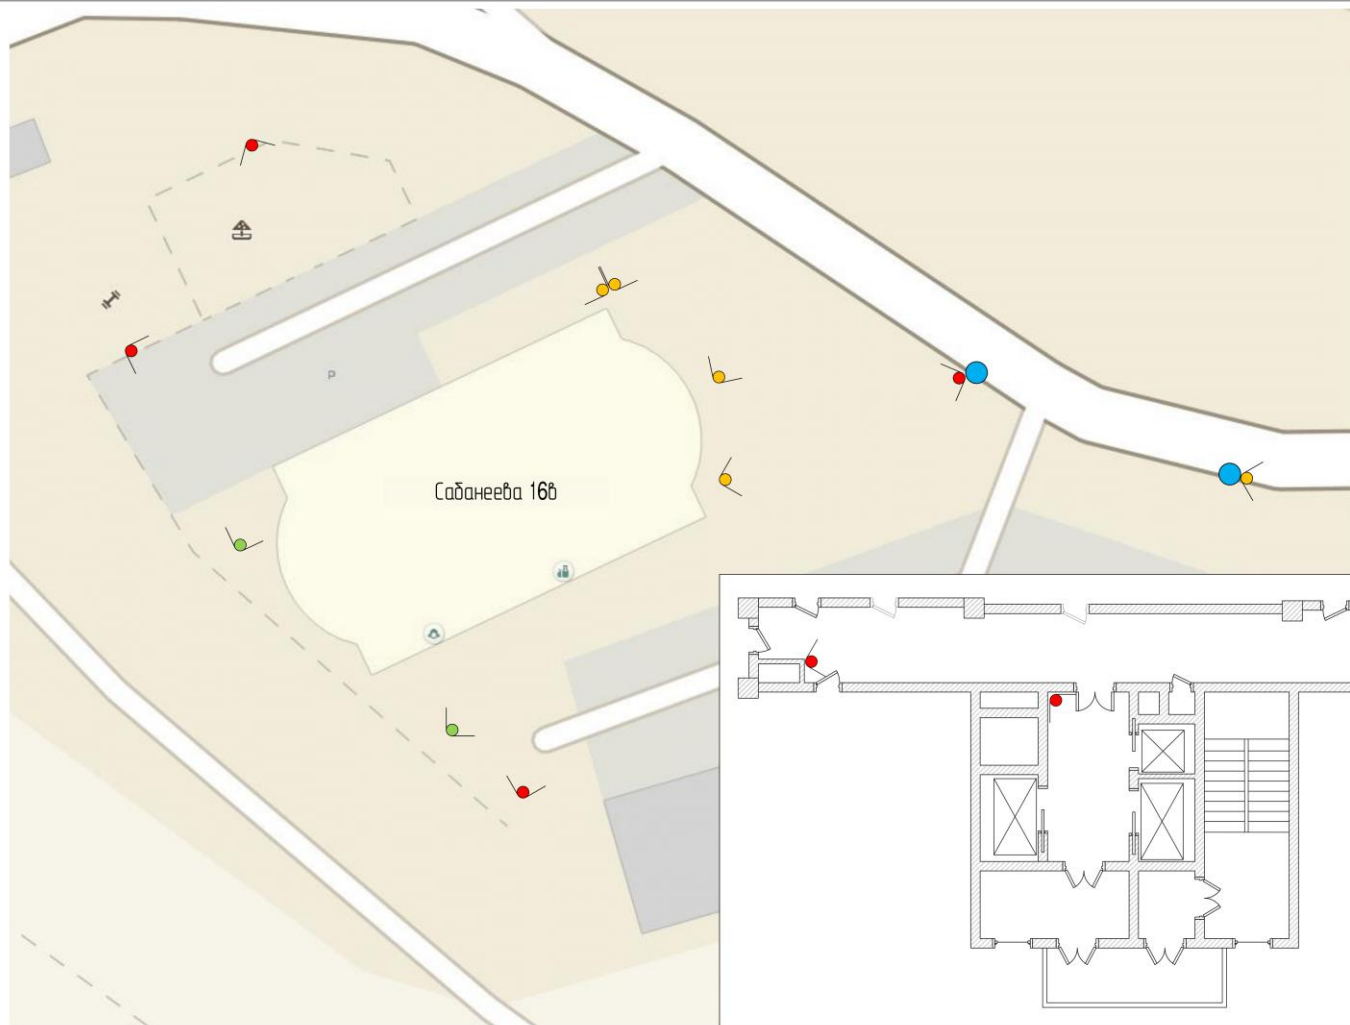

План типового этажа

Условные обозначения:

- Опора освещения
- Существующая камера ВН
- Установить камеру ВН
- Заменить камеру ВН

Согласовано					
Изм. № подл.					
Подп. и дата					
Взам. инв. №					

Изм.	Кол.уч.	Лист	№ док.	Подп.	Дата
ГИП					
Разраб.					
Проверил					

г. Владивосток,
ул. Сабанеева 16б

Стадия	Лист	Листов
РП	2	2

Схема размещения оборудования СВН



Копировал

Формат А4